
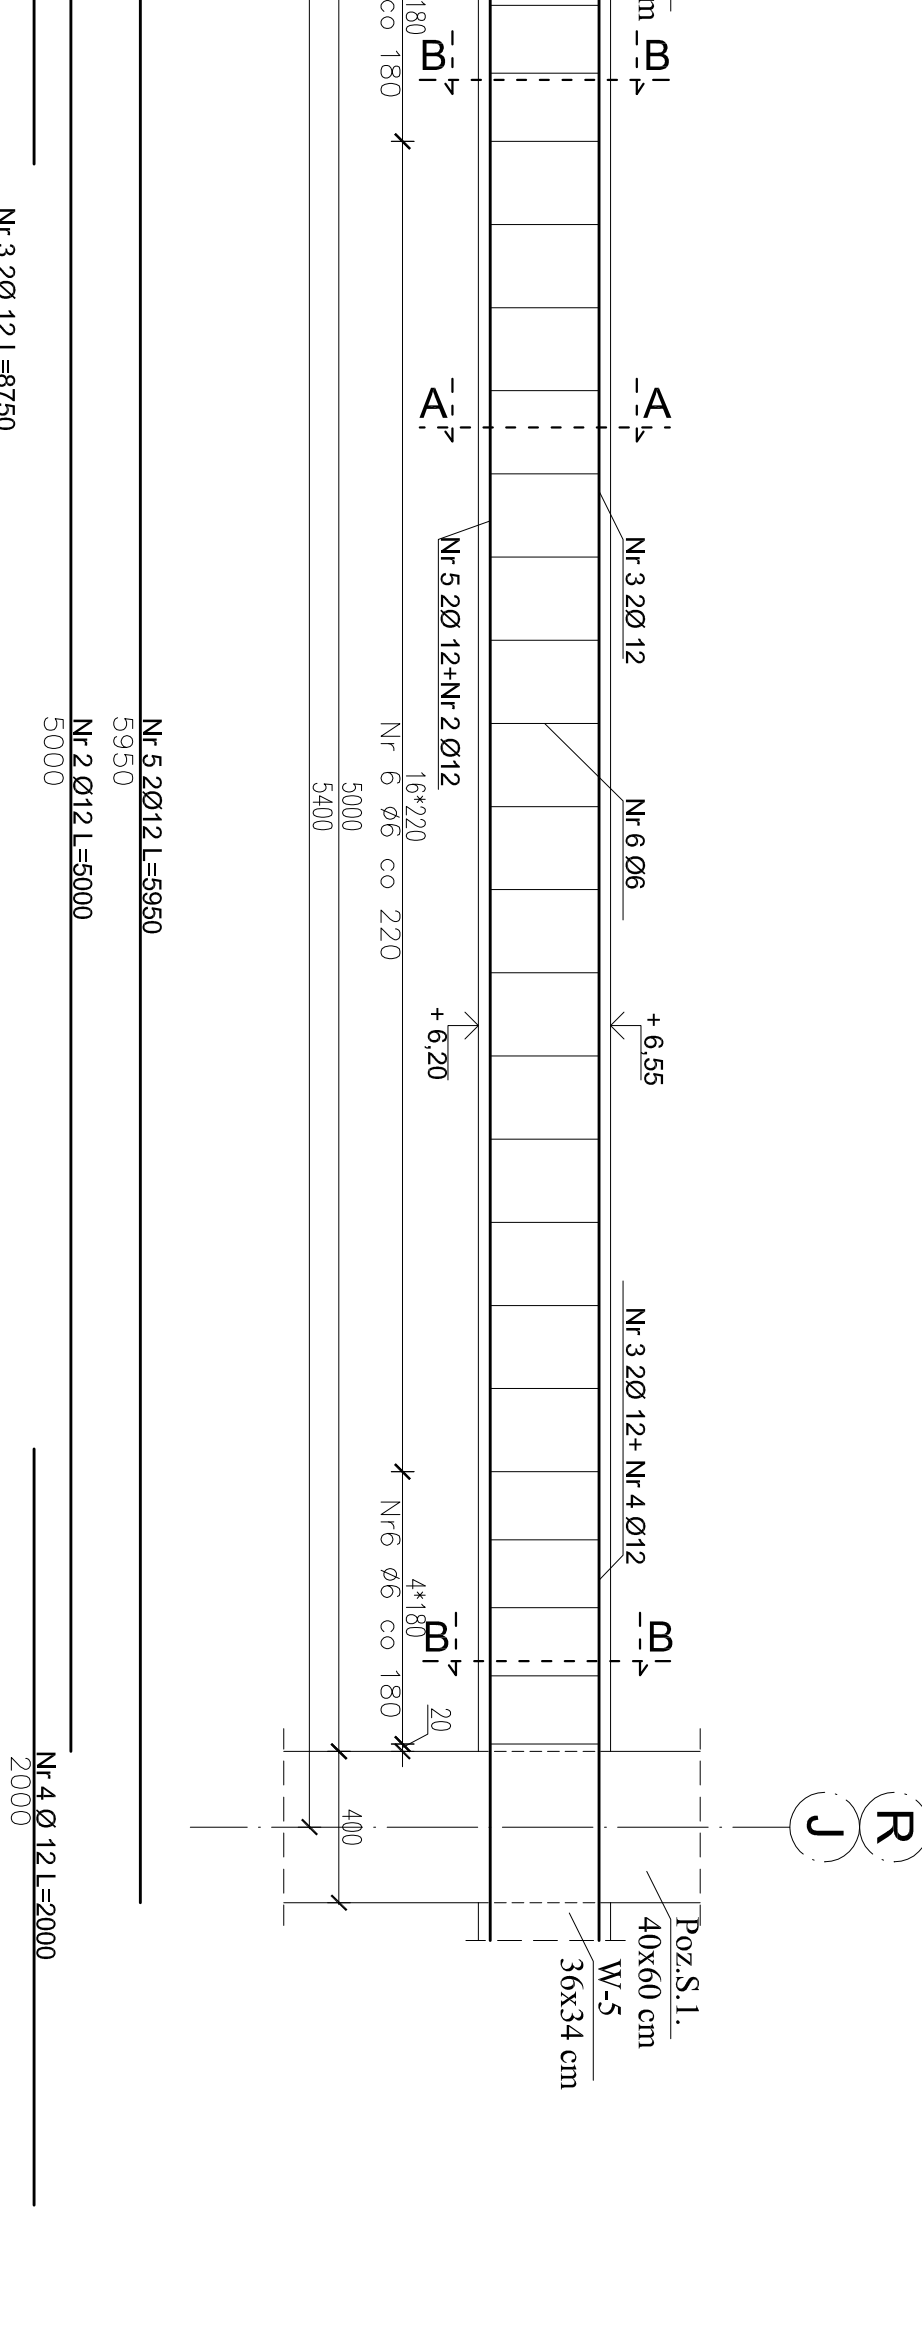


W-5 w osi "20" szt. 2

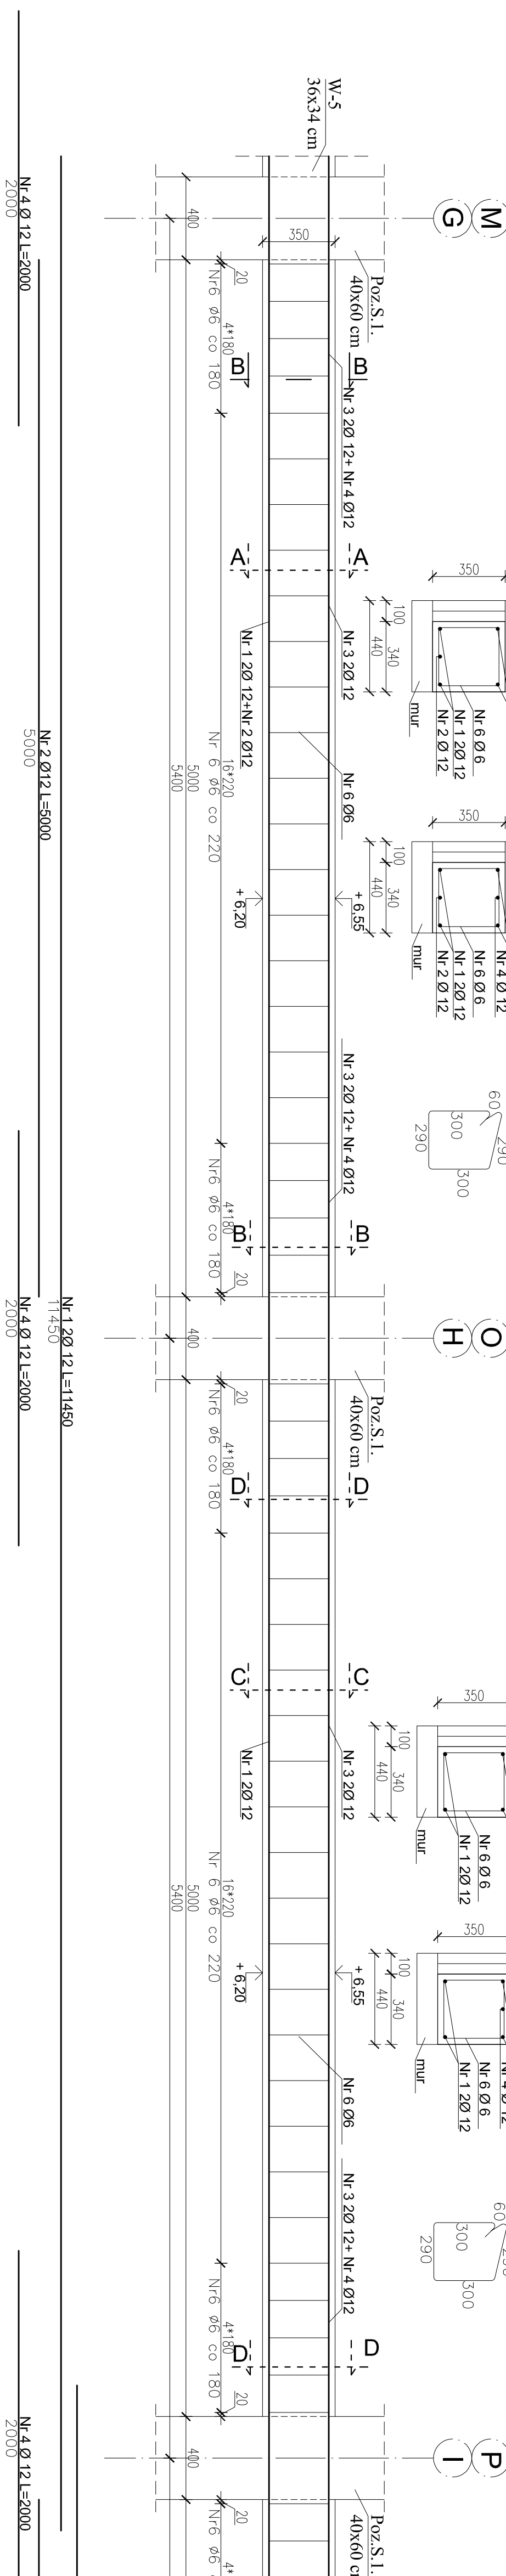

ZESTAWIENIE STALU ZBRÓJENIOWEJ						
Nr	Szerokość [mm]	Długość [mm]	Liczba	Wykonac szt.		
				Stal A1	Stal AIII N	Stal AIII N
W-5 os "8"						
Nr 1	12	11450	4	6	10	10
Nr 2	12	5000	2			
Nr 3	12	8350	4			
Nr 4	12	2000	5			
Nr 5	12	6100	2			
Nr 6	6	1300	100			
Rezerwa długosc				130,00	0,617	0,617
Czasz trmb				28,85		100,32
Razem okular dla		1 el.	[kg]	28,85		100,32
OCOLENIA dla		1 el.	[kg]			
		1 el.	[kg]			129,18

ZESTAWIENIE STALU ZBRÓJENIOWEJ						
Nr	Szerokość [mm]	Długość [mm]	Liczba	Wykonac szt.		
				Stal A1	Stal AIII N	Stal AIII N
W-5 os "20"						
Nr 1	12	11450	2	6	10	10
Nr 2	12	5000	2			
Nr 3	12	8350	4			
Nr 4	12	2000	5			
Nr 5	12	5950	2			
Nr 6	6	1300	75			
Rezerwa długosc				97,50	0,222	0,617
Czasz trmb				21,64		77,55
Razem okular dla		1 el.	[kg]	21,64		77,55
OCOLENIA dla		2 el.	[kg]			199,18

Zbrojenie Wieńca W-5 jako nadproże

skala 1:20

Uwagi!

Beton C30/25 (B-25), Stal A-III (RB 500W)
 Otulina zbrojenia 25 mm.
 Wykonawca przed przystąpieniem do robót zobowiązany jest do zapoznania się ze wszystkimi dokumentacjami branżowymi!

RPIŁICH
 ul. Zagrońców 7 | 11-552-32 | Przemysław 718 | Gromadka 815
 ul. Słowackiego 1 | 11-552-32 | Przemysław 718 | Gromadka 815
 ul. Rybacka 1 | 11-552-32 | Przemysław 718 | Gromadka 815
 ul. Rybacka 1 | 11-552-32 | Przemysław 718 | Gromadka 815
 ul. Rybacka 1 | 11-552-32 | Przemysław 718 | Gromadka 815
 ul. Rybacka 1 | 11-552-32 | Przemysław 718 | Gromadka 815

Siedzibę tel. 502 961 8630
 e-mail: projektowanie@rpilich.pl
 e-mail: grafika@rpilich.pl

Hala widowiskowo sportowa
Rychnwał dz. nr 450/2, 450/3, 450/4, 452, 454, 465/1, 449
 Gmina Rychnwał
 Plac Wolności 16, 62-570 Rychnwał

INWESTOR
 Zarząd Miejski w Rychnwale

TEMAT PRACOWNIKU
 Zbrojenie Wieńca W-5 jako nadproże

STADIUM
 Projekt wykonawczy

BRANŻA
 Inżynieria Branża Płoch

PROJEKTANT
 mgr inż. Roman Piłich

SPRAWODZUJĄCY
 mgr inż. Grzegorz Świdarski

OPRACOWANIE
 mgr inż. Danusia Miloszczyk

BRANŻA
 DMTA

BUDOWLANA
 05.2013 r.

ul. Rybacka 1 | 11-552-32 | Przemysław 718 | Gromadka 815
 ul. Rybacka 1 | 11-552-32 | Przemysław 718 | Gromadka 815
 ul. Rybacka 1 | 11-552-32 | Przemysław 718 | Gromadka 815
 ul. Rybacka 1 | 11-552-32 | Przemysław 718 | Gromadka 815
 ul. Rybacka 1 | 11-552-32 | Przemysław 718 | Gromadka 815
 ul. Rybacka 1 | 11-552-32 | Przemysław 718 | Gromadka 815

Siedzibę tel. 502 961 8630
 e-mail: projektowanie@rpilich.pl
 e-mail: grafika@rpilich.pl

Hala widowiskowo sportowa
Rychnwał dz. nr 450/2, 450/3, 450/4, 452, 454, 465/1, 449
 Gmina Rychnwał
 Plac Wolności 16, 62-570 Rychnwał

INWESTOR
 Zarząd Miejski w Rychnwale

TEMAT PRACOWNIKU
 Zbrojenie Wieńca W-5 jako nadproże

STADIUM
 Projekt wykonawczy

BRANŻA
 Inżynieria Branża Płoch

PROJEKTANT
 mgr inż. Roman Piłich

SPRAWODZUJĄCY
 mgr inż. Grzegorz Świdarski

OPRACOWANIE
 mgr inż. Danusia Miloszczyk

BRANŻA
 DMTA

BUDOWLANA
 05.2013 r.